

Kunde: SRBV Koje 5

Datum: 11 November 2021


Gez.: AP

Darst.: Grundriss

Maßstab: 1:20

Geräte/Spüle schematisch

Carlos Cook

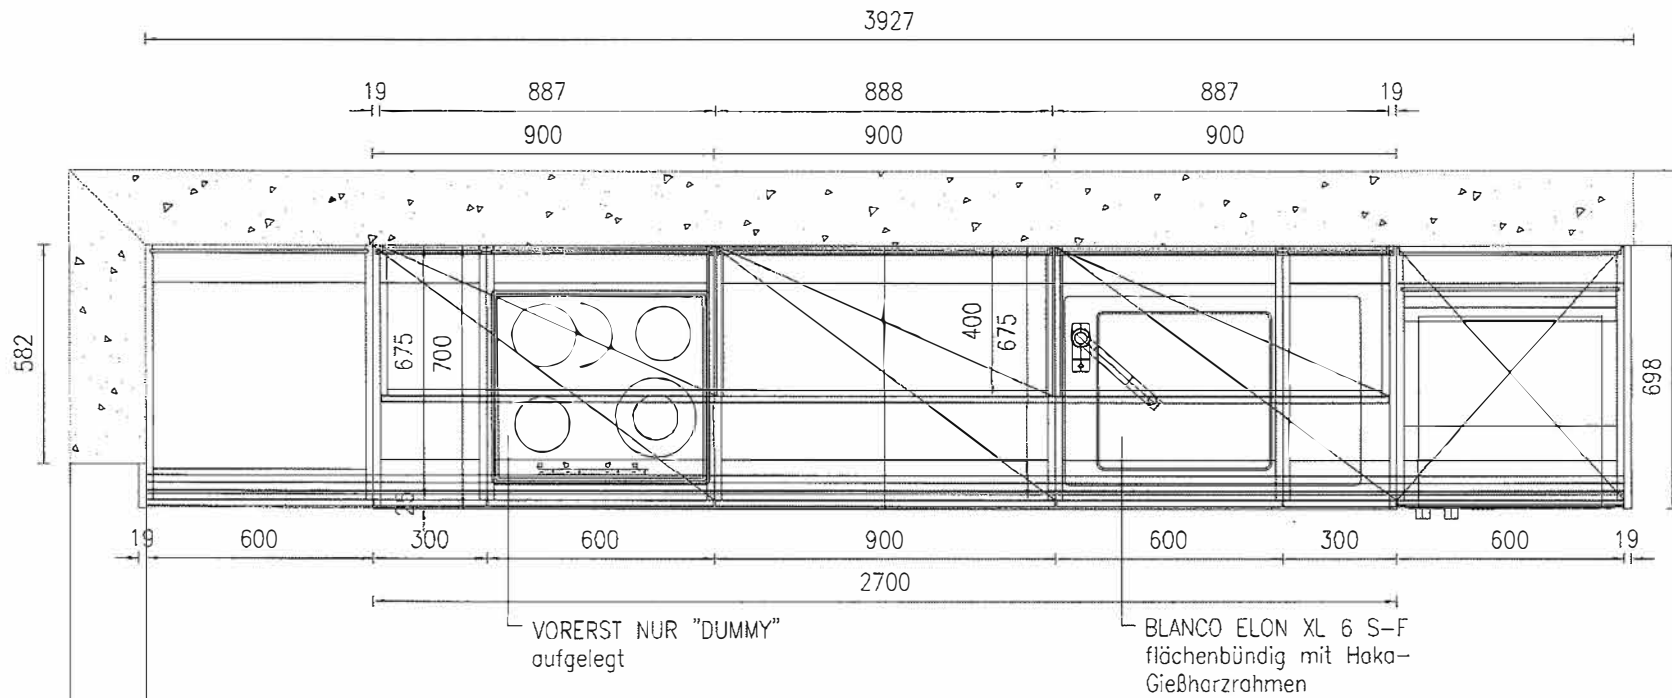

Kunde: SRBV Koje 5

Datum: 9 November 2021

Gez.: AP


Darst.: Grundriss

Maßstab: 1:20

Geräte/Spüle schematisch

Carlos Cook

MODELL JM90 (E15)
 FRONT SEIDENGRAU (PREMIUM EICHE EVOKE, MARMOR GRAU)
 KORPUS PREMIUM EICHE EVOKE
 EMOTION - GRIFFLOS UND TIP-ON
 SOCKEL PREMIUM EICHE EVOKE
 STOLLEN PREMIUM EICHE EVOKE

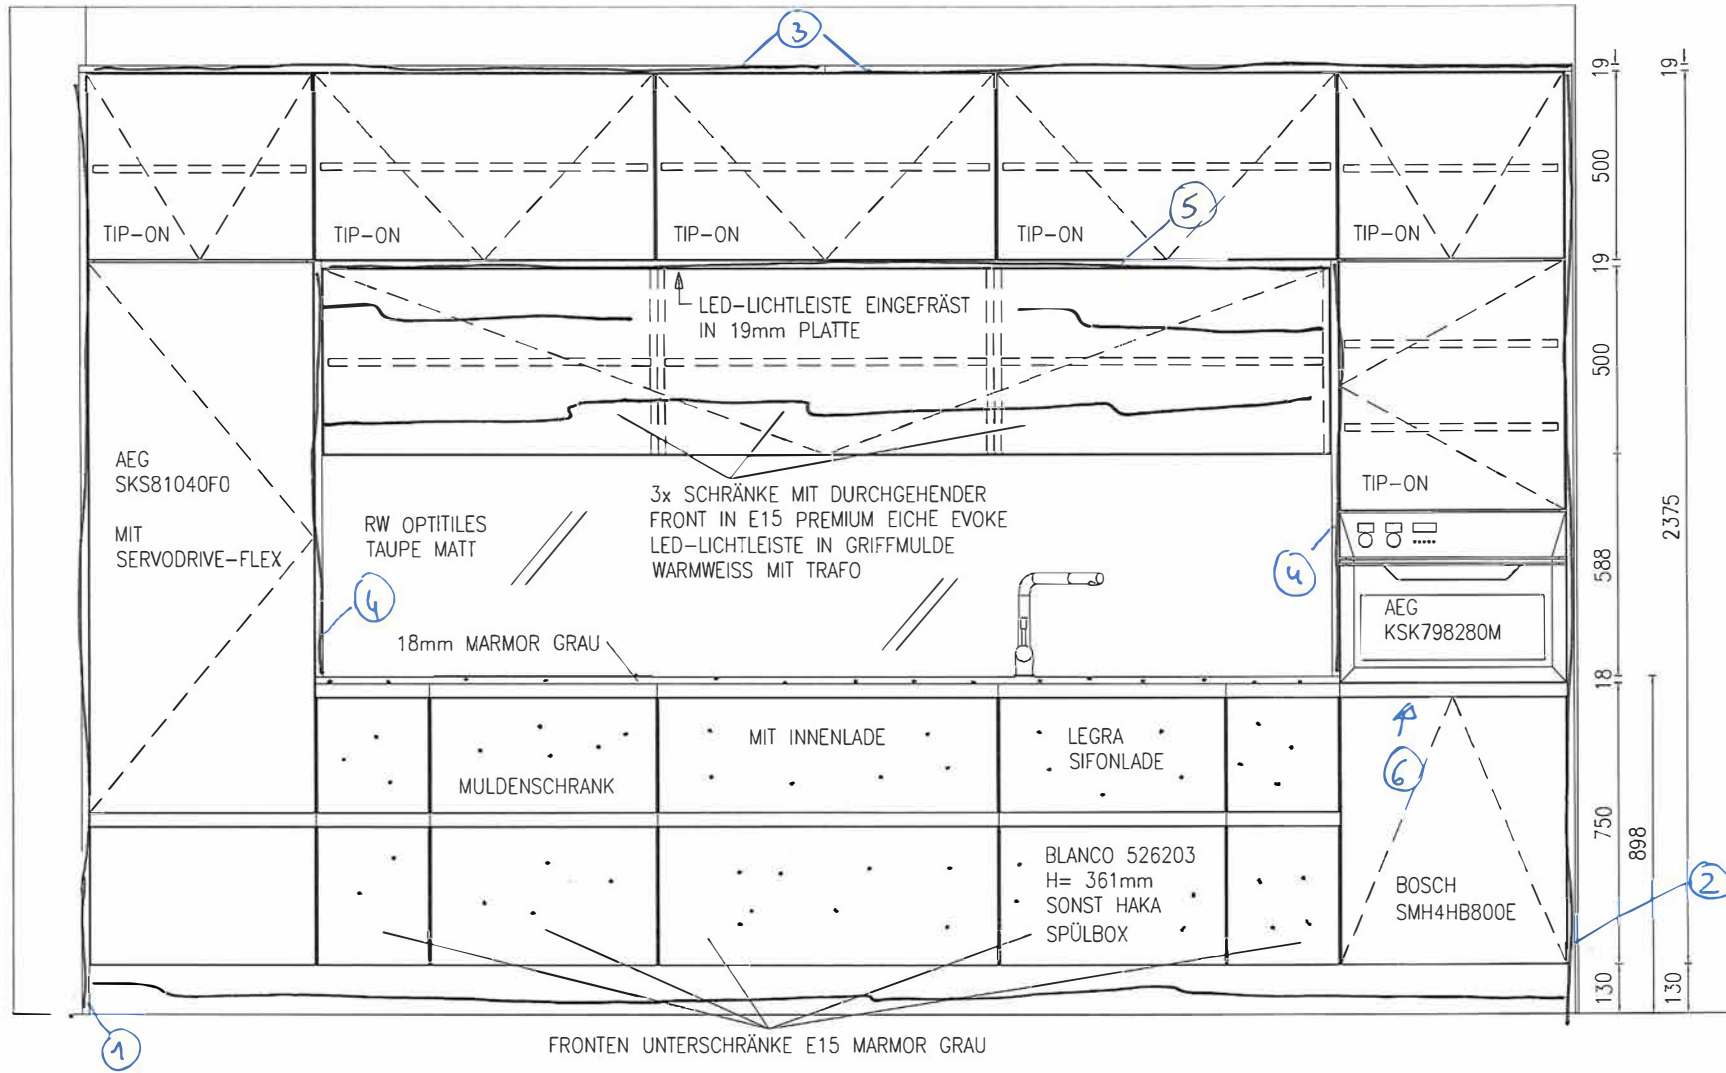

Kunde: SRBV Koje 5

Datum: 9 November 2021


Gez.: AP

Darst.: Ansicht

Maßstab: 1:20

Geräte/Spüle schematisch

Carlos Cook

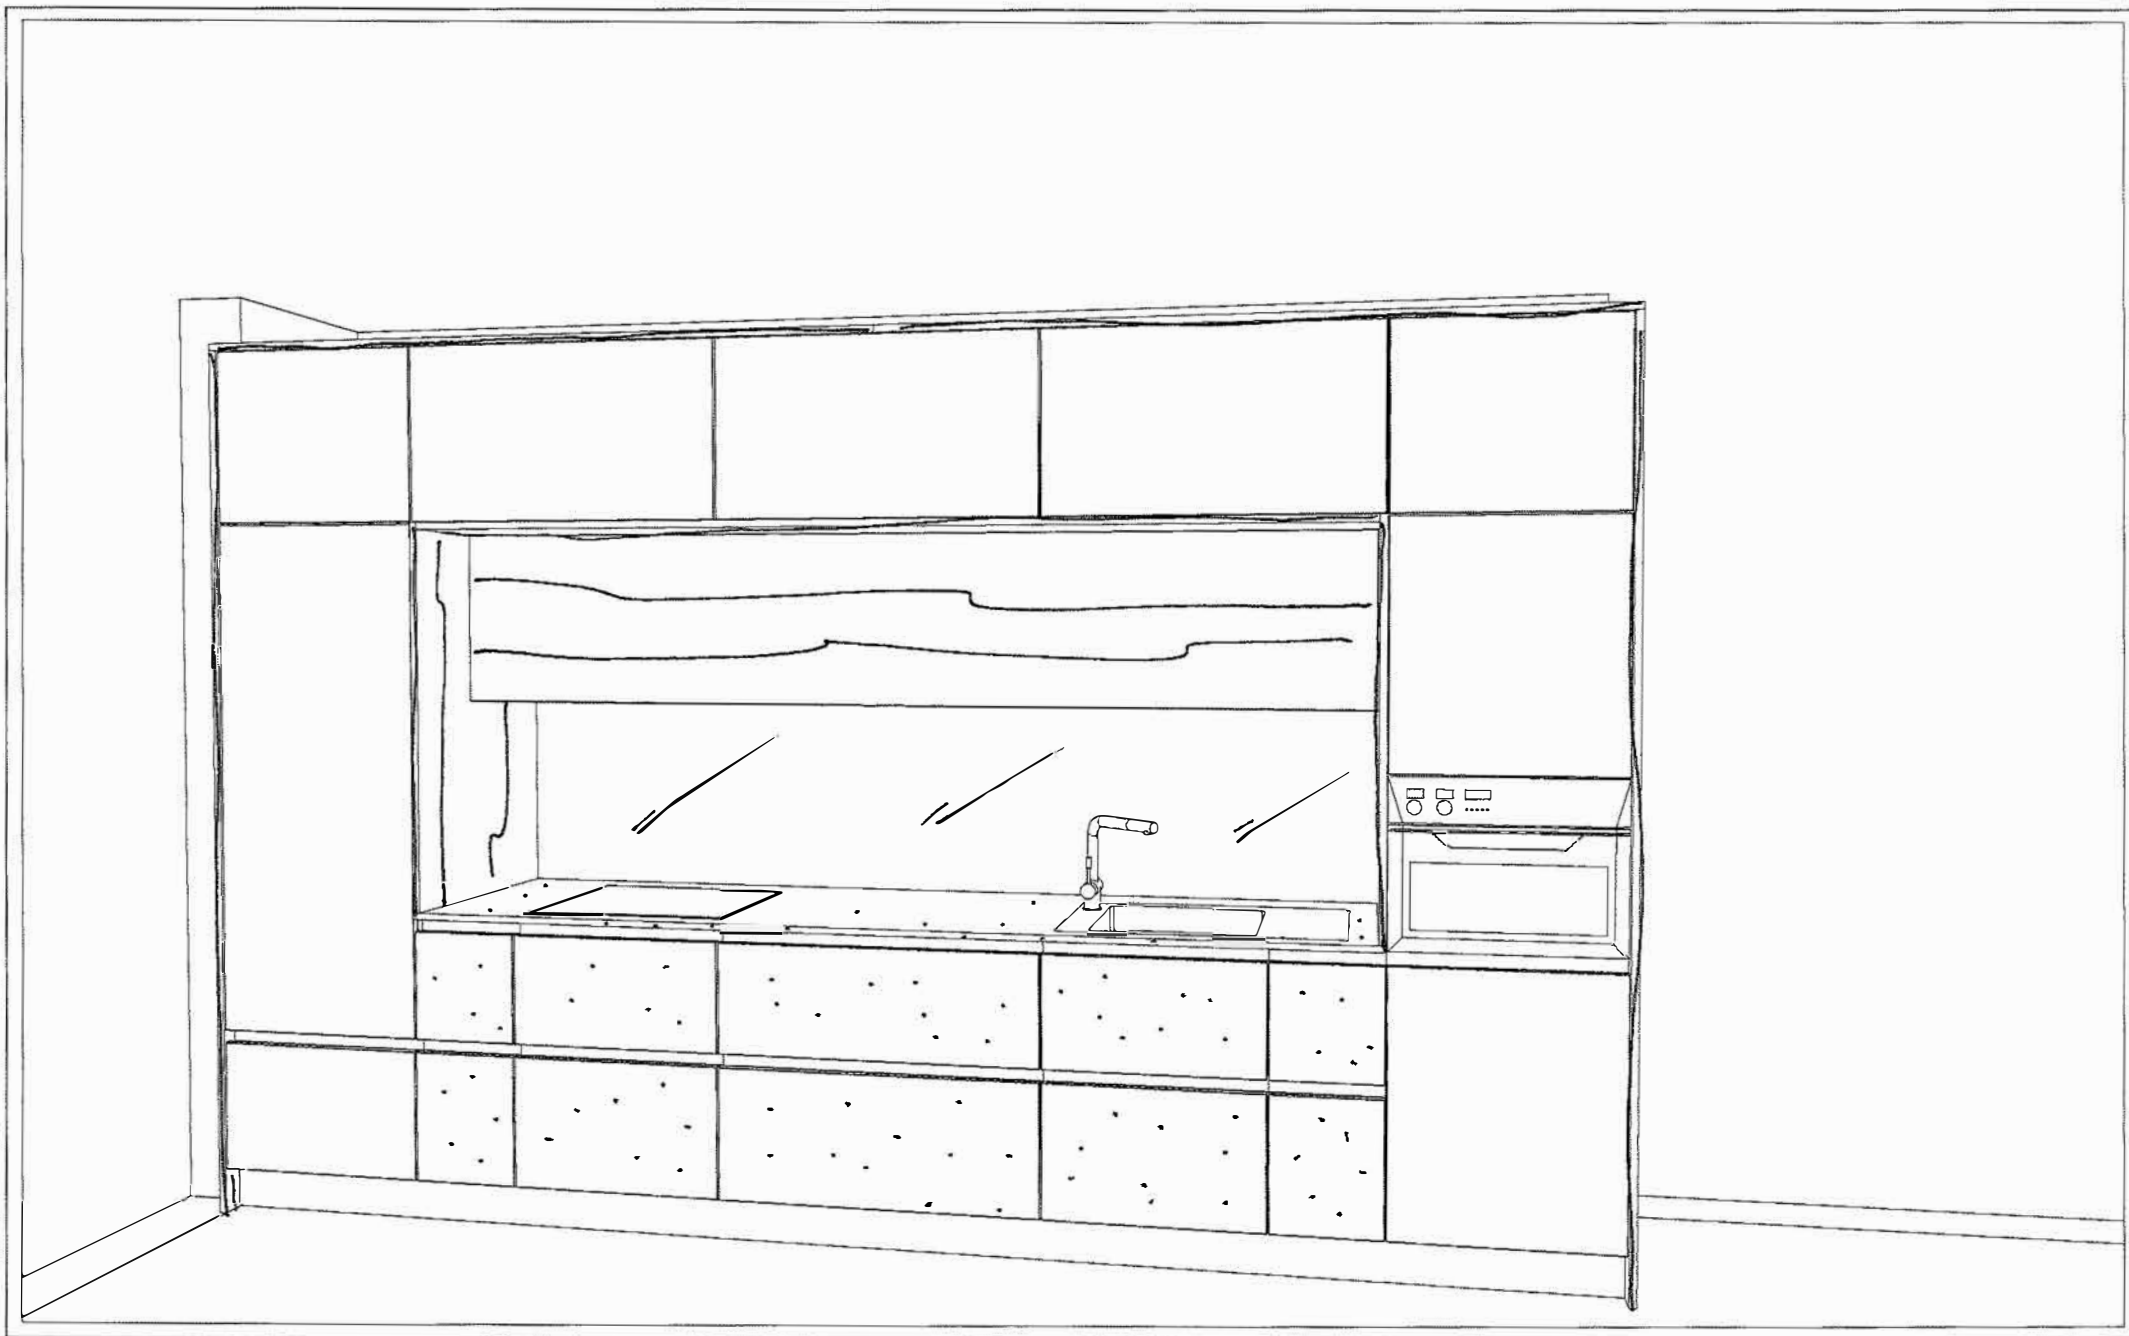

Kunde: SRBV Koje 5	Datum: 9 November 2021	Gez.: AP	Carlos Cook
Darst.: Perspektive	Maßstab:	Geräte/Spüle schematisch	



Wir übernehmen keine Gewähr für eine originalgetreue Darstellung aller Artikel. Farbliche und konstruktive Abweichungen sind möglich.

Carlos Cook
Küchenberater Vertriebs GmbH
Handel-Mazzetti-Weg 1
3250 Wieselburg
CHEF

Perspektive
Kommission 24/1

29.10.2021

Bad Vöslau Koje 5